

SCHEMAT INSTALACJI CENTRALNEGO OGRZEWANIA


RZUT PARTERU

Skala: 1:100

ETAP 2



ZESTAWIENIE POMIESZCZEN	
1	KLATKA SCHODOWA
2	OBERALNIA
3	KUCHNIA
4	ZMYWALNIA
5	STOLOWNIA / ŚWIETLICA
6	POKOJ NAUCZYCIELSKI
7	GABINET DYREKTORA SZKOŁY
8	SERWISARAT
9	HALL
10	POKOJ WZROGOWY
11	PRZEDSIÓDNIK
12	KOMUNIKACJA
13	WC CHŁOPCÓW
14	WC DZIEWCZĄT
15	PRZEDSIÓDNIK
16	HALL
17	SALA LEKCYJNA
18	SALA LEKCYJNA
19	SALA LEKCYJNA
20	ARCHIWUM
21	SALA LEKCYJNA
22	PRZEDSIÓDNIK
23	KOMUNIKACJA
24	GABINET NAJWIĘKSZY
25	PRZEDSIÓDNIK
26	WC PEDAGOGA
27	GABINET PEDAGOGA
28	POMIESZCZENIE GOSPODARCZE
29	POKOJ NAUCZYCIELI WF
30	KOMUNIKACJA
31	WC NAUCZYCIELI WF
32	SZATNIA
33	KOMUNIKACJA
34	WC UCZNIÓW
35	SZATNIA
36	KOMUNIKACJA
37	SZATNIA
38	KOMUNIKACJA
39	SALA OWIACZEN
RAZEM	
1009,46 m ²	

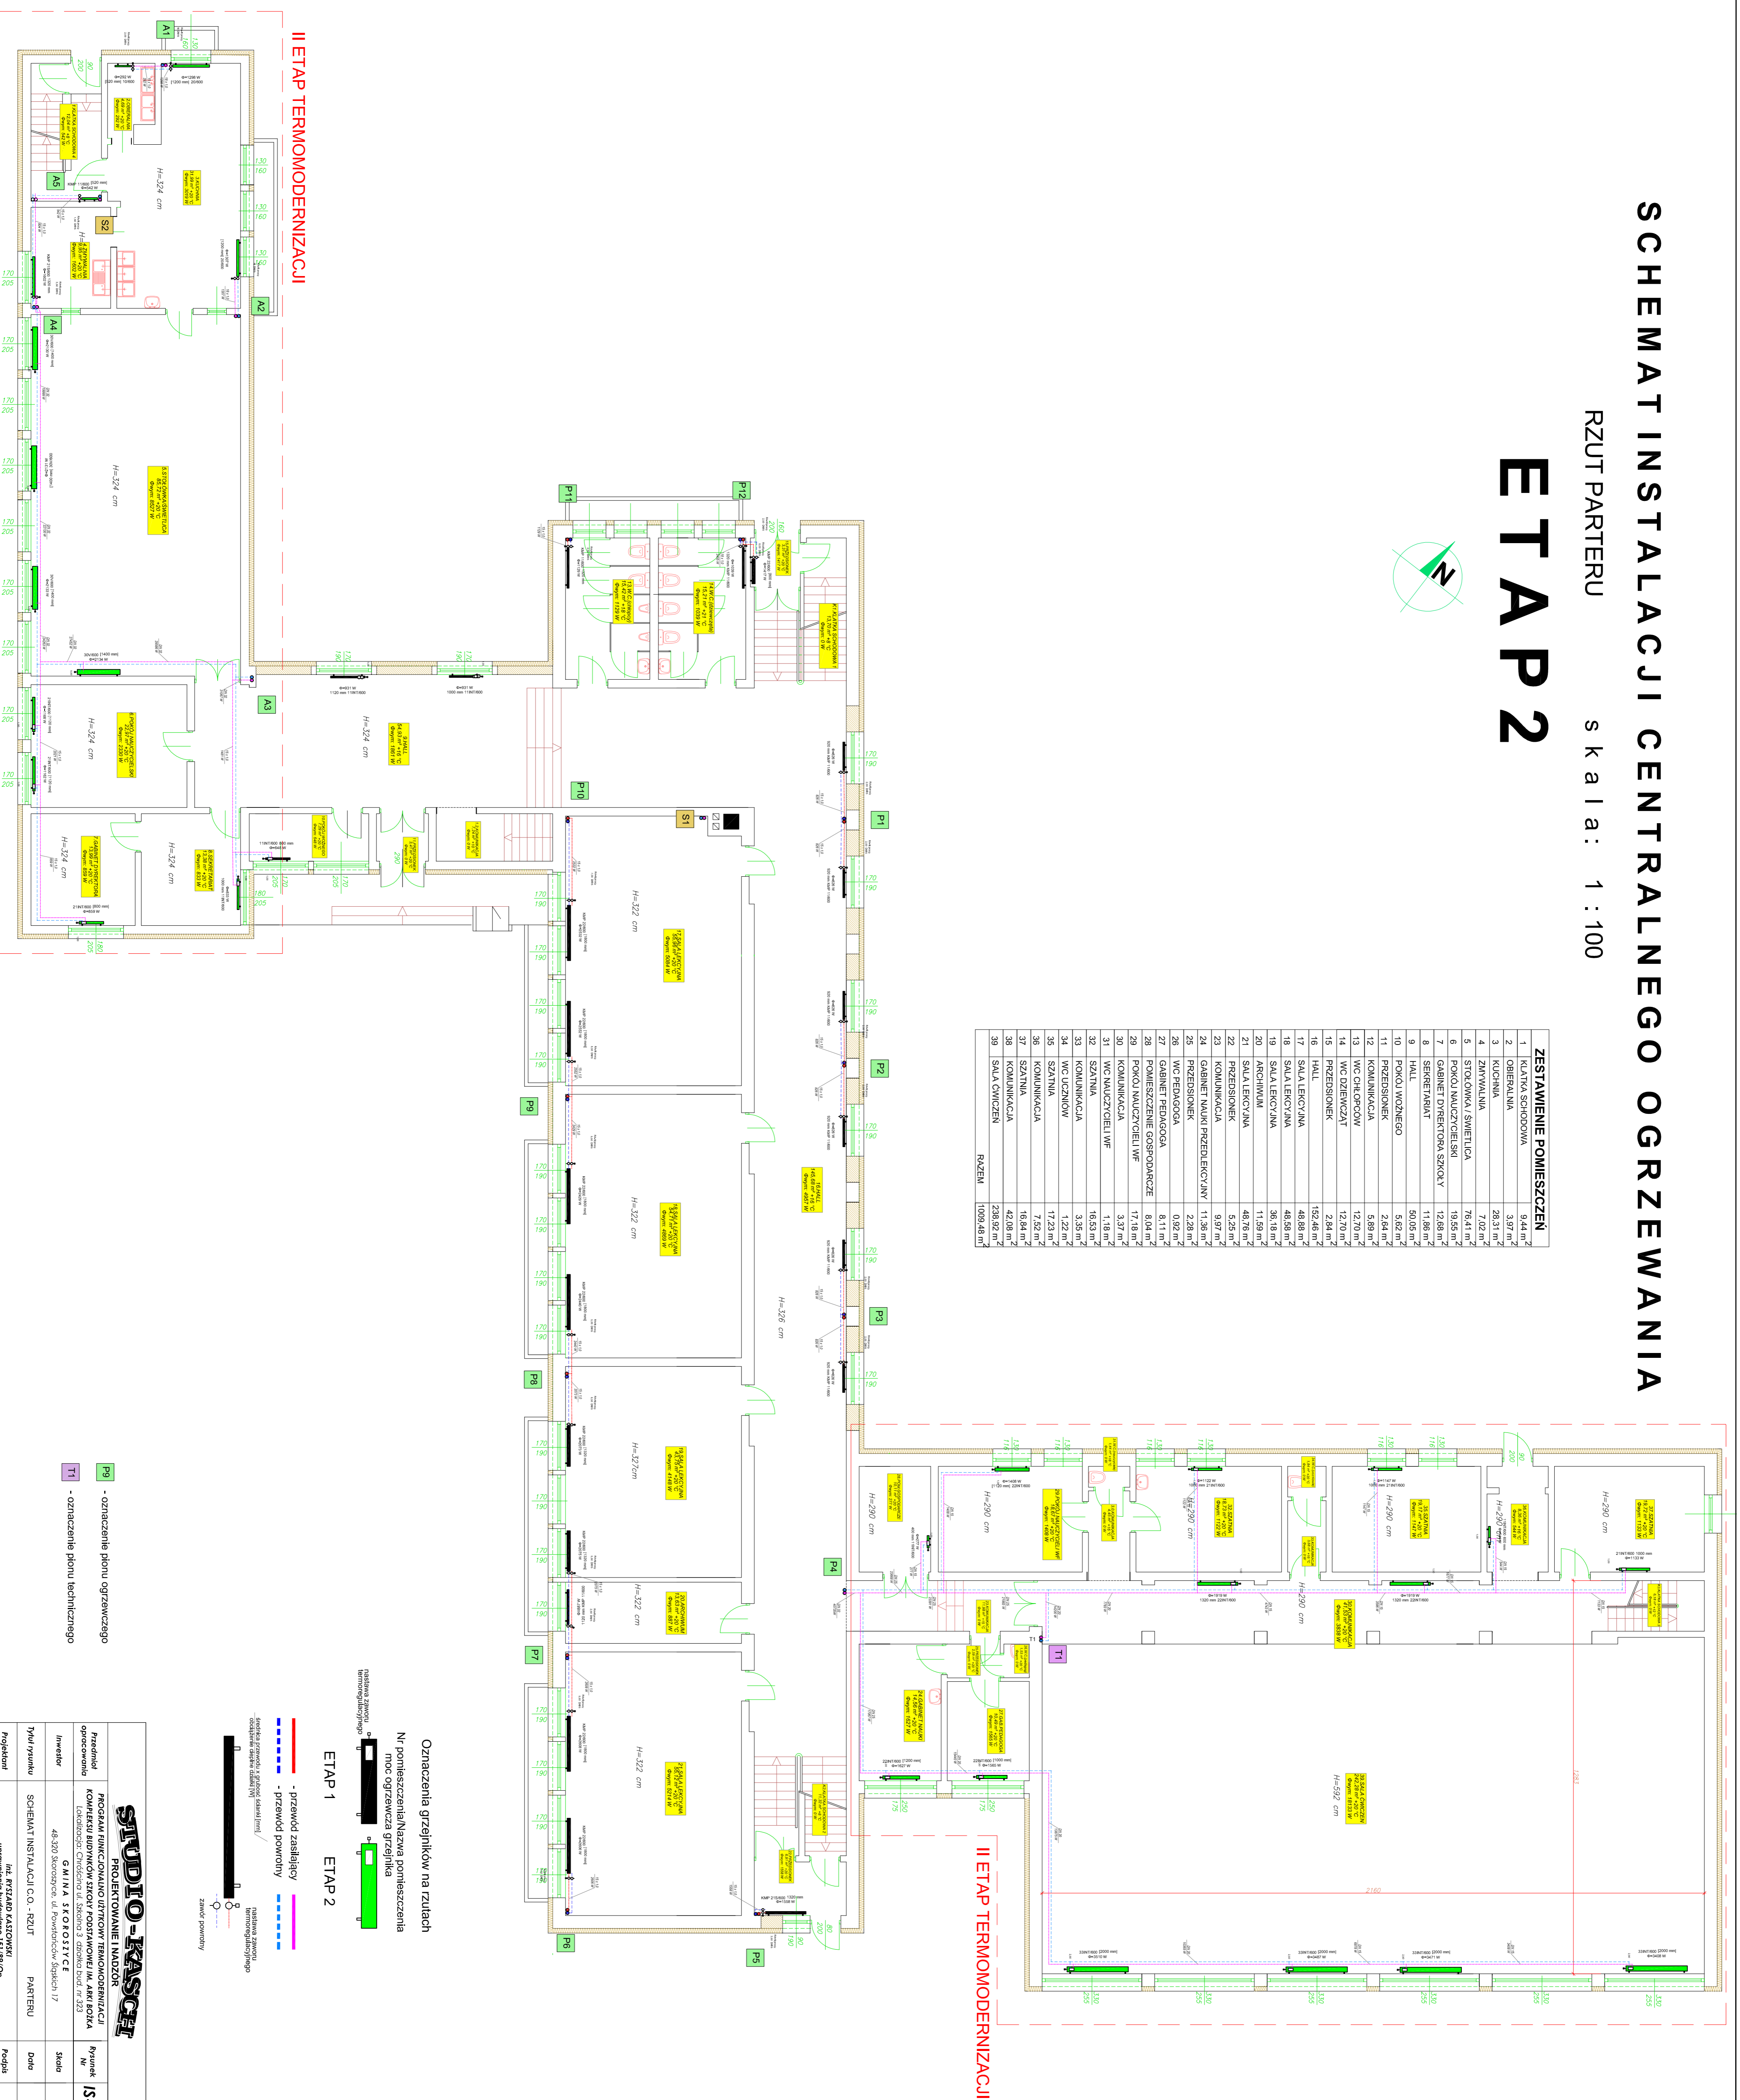

II ETAP TERMOMODERNIZACJI

II ETAP TERMOMODERNIZACJI

Projektant	Inst. Mieszkańców	Data	Maj 2019
Typu projektu	Schemat instalacji CO - RZUT PARTERU	Skala	1:100
Investor	Gmina Skoroszyce	Wytwórca	IS-2C.O.
Przeznaczenie	Program funkcjonalno użytkowy termomodernizacji kompleksu budynków szkoły podstawowej im. Anki Kotla		
Adres	48-301 Skoroszyce ul. Powstańców Śląskich 17		

STUDIO-KASCHA
PROJEKTOWANIE I NADZÓR

Oznaczenia grzejników na rzutach
Nr pomieszczenia / Nazwa pomieszczenia
Nr ogrzewacza / Nazwa ogrzewacza

ETAP 1
ETAP 2

— przewód zasilający
— przewód powrotny

Instalacja zimowa
Instalacja zimowa
Instalacja zimowa